


BUDYNEK 3 i 4

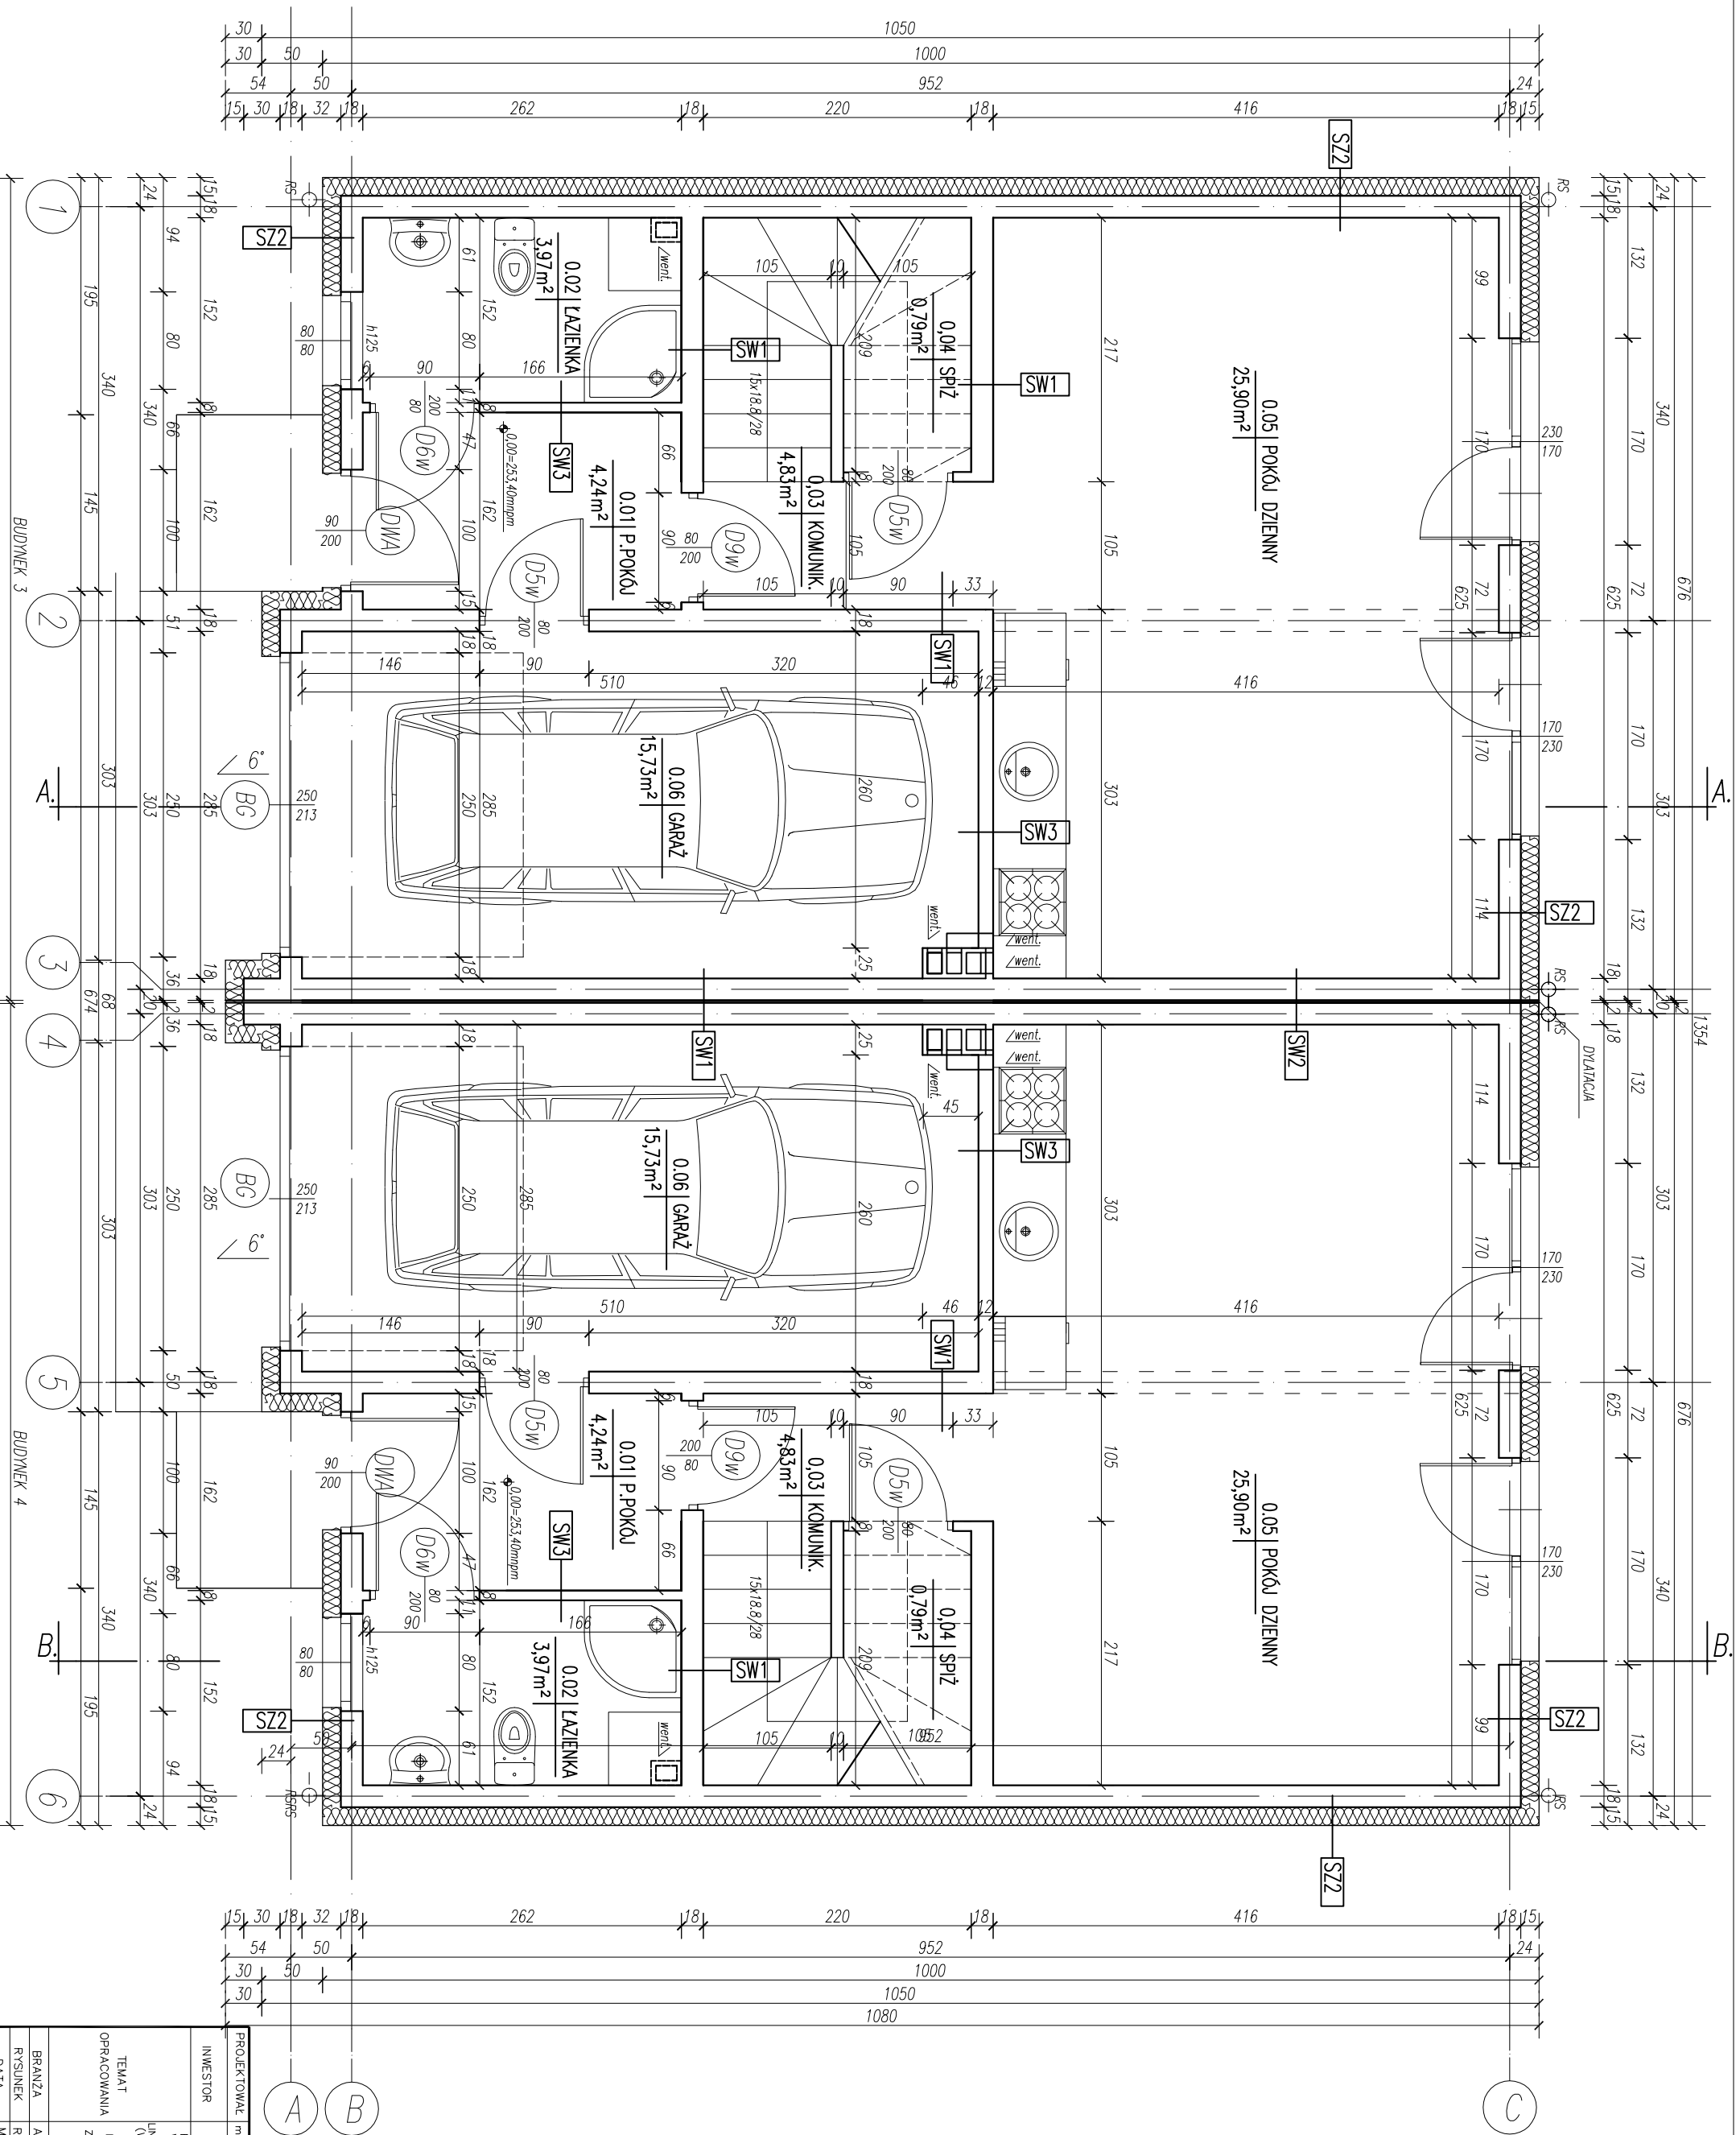

PROJEKTOWAŁ	mgr inż. arch. ZBIGNIEW CZERNIŃSKI MPQA/027/2010
INWESTOR	ROBERT GRZEŚIAK, SZAWONIR GRZEŚIAK PRZECIENIA DUCHOWNA 269, 32-061 RYBNA
OPRACOWANIA	DO ZBIORNIKÓW SZCZELNYCH WRAZ Z WYMAGANĄ INSTALACJĄ GAZOWĄ (WG) WRAZ Z BUDOWĄ SIĘCI KANALIZACYJNEJ WRAZ Z BUDOWĄ SIĘCI WODOCIĄGOWEJ WRAZ Z PRZETWORZALNIĄ NA DZ. NR 242/1, 242/3, BUDOWĄ DOŚSIAŁY DOZODU DO SIŁOWNI WRAZ Z BUDOWĄ SIĘCI WODOCIĄGOWEJ WRAZ Z NA DZ. NR 242/1, 243/1, W. M. WODOLICZKA, OK. WIEJKA WES.
BRANŻA	ARCHITEKTURA
RYSUNEK	RZUT PARTERU
DATA	MAJ 2020
	SKALA 1:50
	RYS. NR 01